 


LEGENDA SÍŤI (stávající):

- plynovod (STL)
- podzemní vedení NN
- telefon – podzemní síť
- potrubí vodovodu (přímé)
- kanalizace (stoka) sponšková
- podzemní vedení NN


LEGENDA SÍŤI (nové):



- LEGENDA PLOCH:
- navrhované garáže
 - zpevněná plocha – nájezdy
 - zpevněná plocha – komunikace
 - stávající zpevněná plocha

VYSVĚTLIVKY:

- pítř pro elektroinstalační rozvaděč – nově
- hranice p.č. 1358/2 o 1358/1

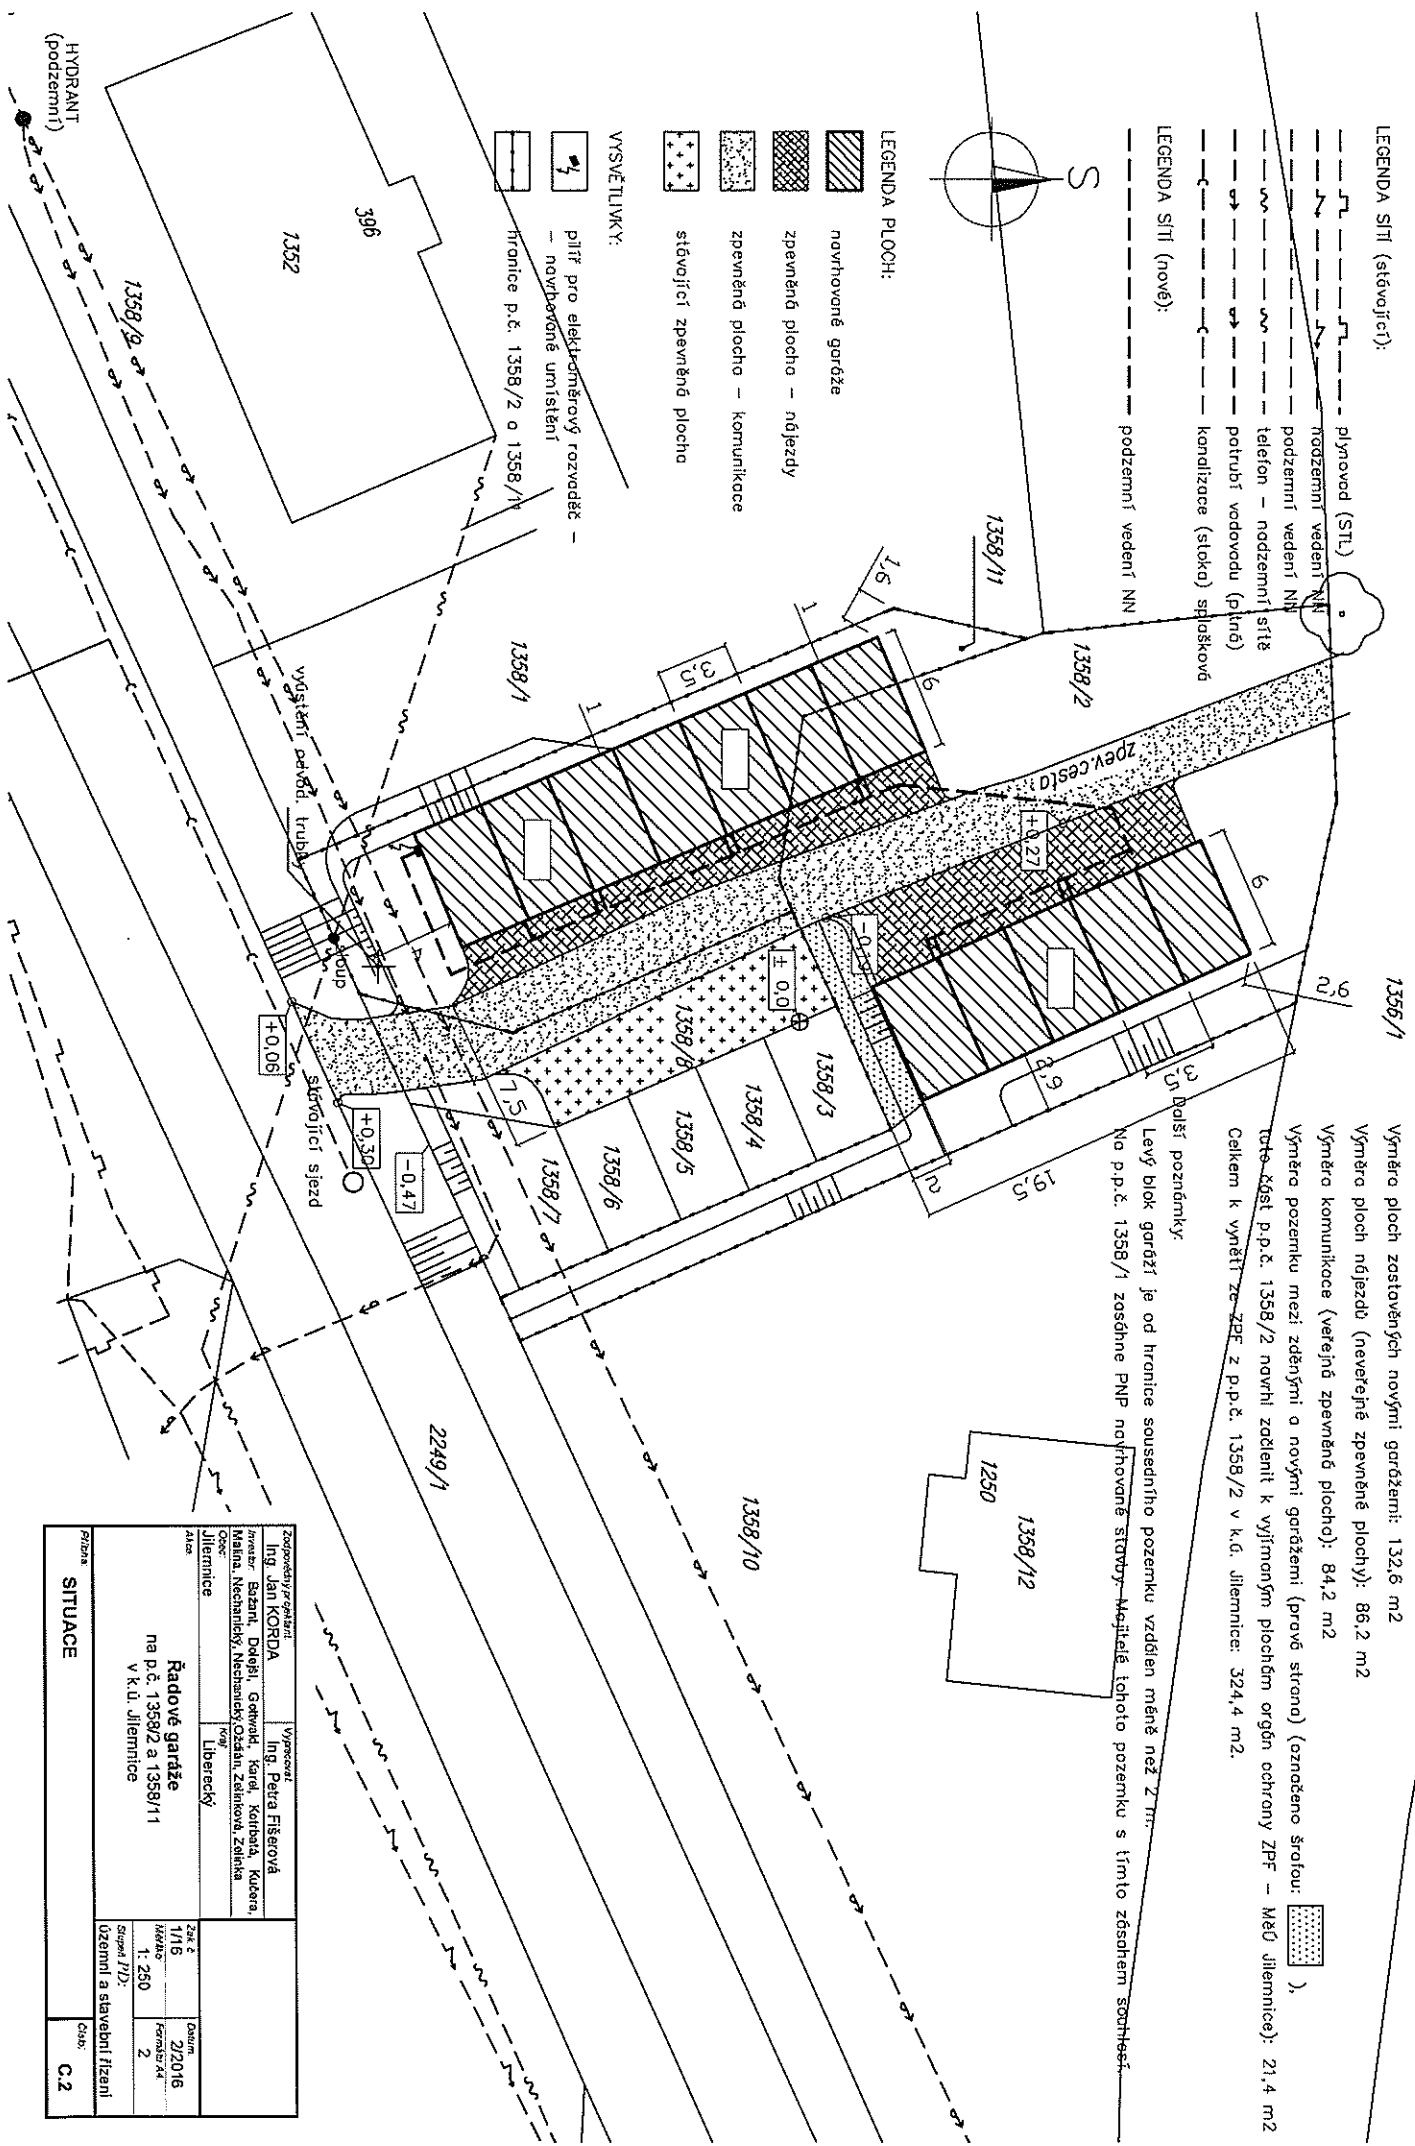

Poznámky k vymezení částí p.p.č. 1358/2 ze ZPF (vše v rámci p.p.č. 1358/2):

- Vyměra ploch zastavěných novými garážemi: 132,6 m²
- Vyměra ploch nájezdů (neveřejně zpevněné plochy): 86,2 m²
- Vyměra komunikace (veřejně zpevněná plocha): 84,2 m²
- Vyměra pozemku mezi zděnými a novými garážemi (první strana) (označeno šrafovanou),
- tato část p.p.č. 1358/2 novými zedními k vyjmačným plochám orgánů ochrany ZPF – M&O Jilemnice): 21,4 m²
- Celkem k vymezení ze ZPF z p.p.č. 1358/2 v k.č. Jilemnice: 324,4 m².

Další poznámky:

Levý blok garáží je od hranice sousedního pozemku vzdálen má méně než 2 m.
Na p.p.č. 1358/1 zůstane PNP navrhované stávajícího pozemku s tímto zřehem soustředě.

Zadavatel/projektant		Výrobc	
Ing. Jan KORDA		Ing. Petra Fišerová	
Inženýr: Bazant, Doláči, Gertvář, Karol, Kolbasa, Kuleva, Malina, Nechmáček, Nechmáček, Ozáňal, Zelníková, Zoltna		Inženýr: Liberecký	
Adresa: Jilemnice		Adresa: Jilemnice	
Řadové garáže			
na p.č. 1358/2 a 1358/11			
v k.č. Jilemnice			
Plocha: 1116 m ²		Datum: 2/2016	
Měřítko: 1:250		Kreslí: K&K	
Stupeň 1/2: Územní a stavební řízení		Číslo: C.2	